



PLANTA BAIXA TÉRREO
ESCALA 1:50

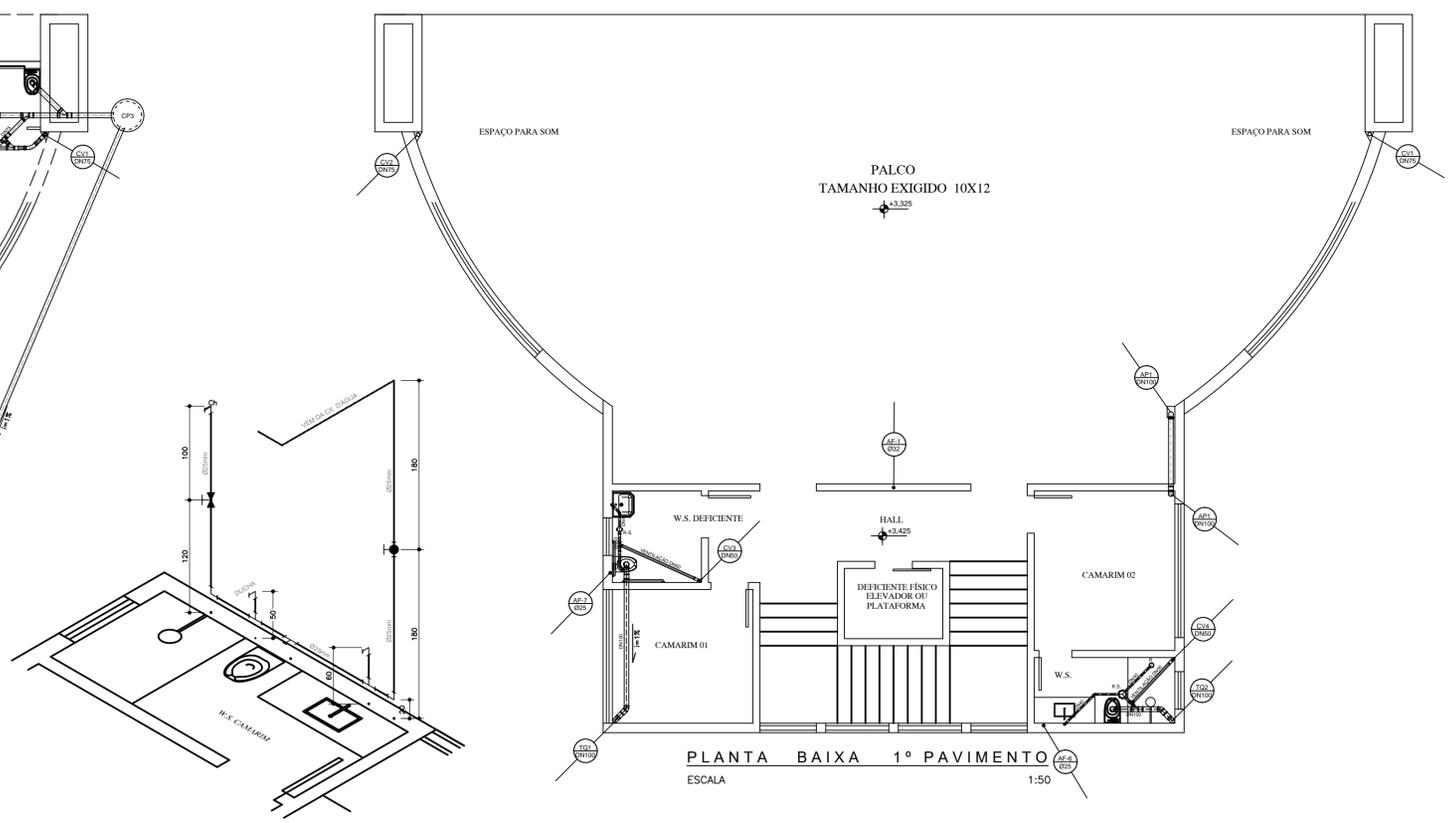


PLANTA BAIXA 1º PAVIMENTO
ESCALA 1:50




ISOMÉTRICO BANHEIRO CAMARIM - 1º PAV.
ESCALA 1:25

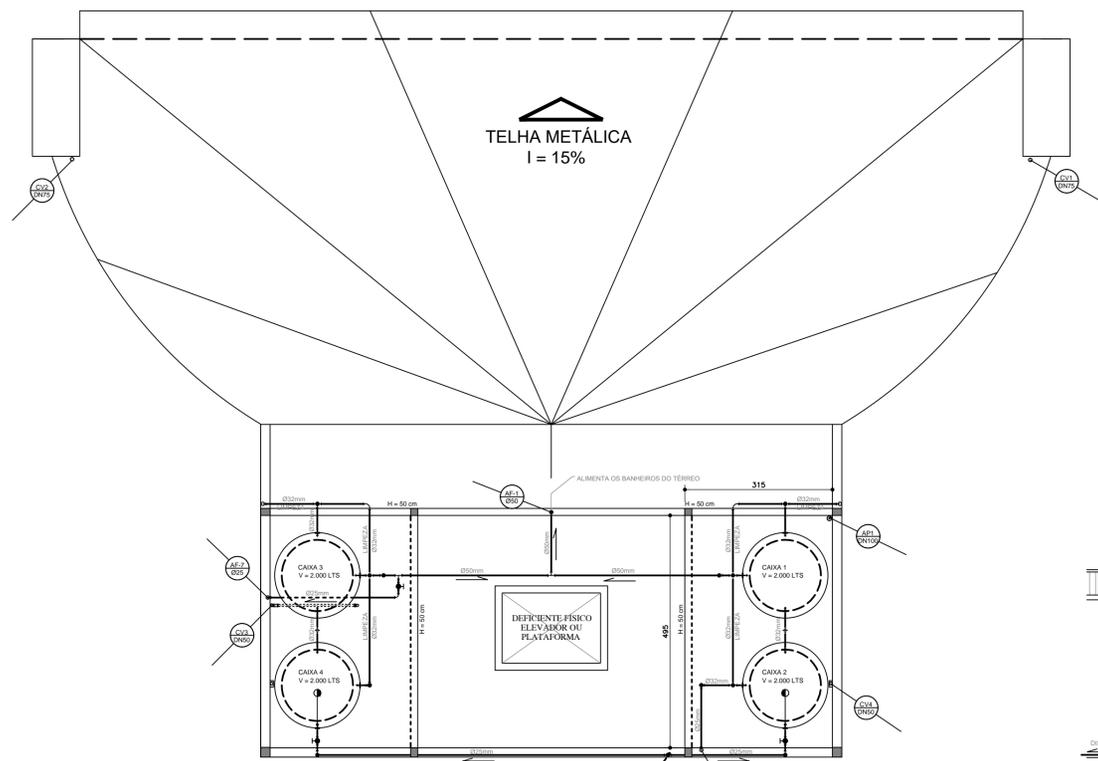


COBERTURA - DISTRIBUIÇÃO DAS PRUMADAS
ESCALA 1:50

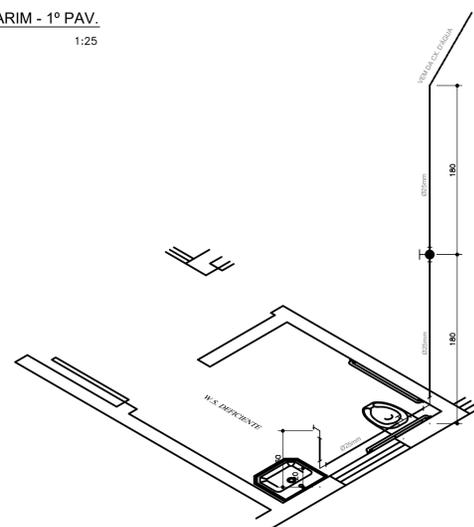


ISOMÉTRICO BANHEIRO DEF. FÍSICO - 1º PAV.
ESCALA 1:25

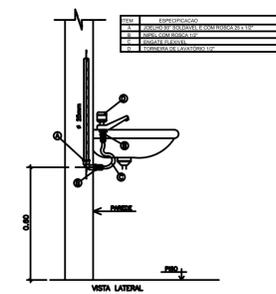


DET. RAMAL DO LAVATÓRIO
SEM ESCALA

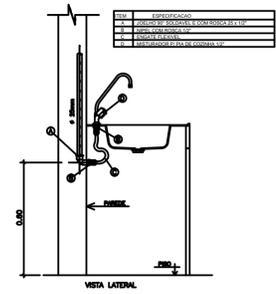

DET. RAMAL DA PIA
SEM ESCALA

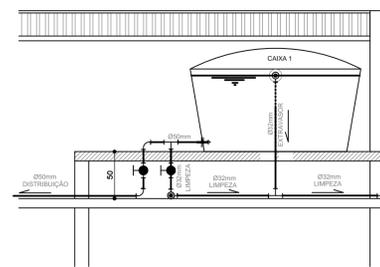

DETALHE CAIXAS D'ÁGUA - ELEVADO
ESCALA 1:25

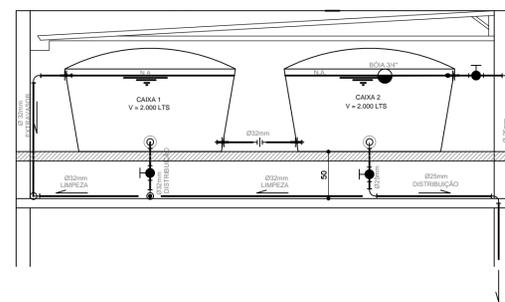

PREFEITURA		CREA	
RUBRICA		RUBRICA	
ÁREA A CONSTRUIR	COEFICIENTE DE APROVEITAMENTO	RUBRICA	
ÁREA A DESCONTAR	TAXA DE EQUIPAMENTO	RUBRICA	
ÁREA ÚTIL	MODELO DE ASENTAMENTO	RUBRICA	
Nº DO PIS		VISTO DO EXAMINADOR	
SITUAÇÃO E ESCALA		FERNANDA RODRIGUES ENGR. CIVIL - CREA 191231-D-MG RUA MESTRE BALICO, Nº 133 BARRIO VILA NOVA - PERDÕES / MG	
AUTOR DO PROJETO		CREA 191231/D-MG	
RESPONSÁVEL TÉCNICO		CREA	
PROPRIETÁRIO	END.	CPA	CPA
PREFEITURA MUNICIPAL DE PERDÕES	PCA 1º DE JUNHO, Nº 103 - CENTRO - PERDÕES/MG	18.244.343/0001-67	
CONTEÚDO		PLANTAS - DETALHES - ISOMÉTRICOS	ESCALA INDICADA
USO		INSTITUCIONAL	ÁREA TERREJO 3.039,20 m²
TÍTULO		PROJETO HIDROSSANITÁRIO DO PALCO E QUIOSQUES	ÁREA COBERTURA 702,85 m²
LOCAL DA OBRA		PRAÇA ADALBERTO ALVES PEREIRA BARRIO CANDIA - PERDÕES / MG	FOLHA 1/2